

SPAZIO PER ENTE:

N. RILASCIO	DATA	OGGETTO
1	20.07.2022	EMISSIONE

CITTA' METROPOLITANA di TORINO      COMUNE di VIGONE

**PROGETTO IMPIANTO ELETTRICO  
A SERVIZIO DI LOCALI POLIFUNZIONALI**

VICOLO ARNALDI DI BALME N° 1

ELABORATO:  
**DISPOSIZIONE IN PIANTA**

INCARICO: 8849  
FILE: 8849\_....\_ell1.dwg

COMMITTENTE:  
**COMUNE DI VIGONE**  
Piazza Palazzo Civico n° 18 - VIGONE (TO)

TAVOLA: 1/2  
SCALA: 1:50


PROGETTISTA:  
**PAOLO MARCHISONE**  
Perito Elettrotecnico e Termotecnico

SIGILLO PROFESSIONALE:

**ETA PROGETTI STUDIO ASSOCIATO**  
P.zza del Gesù n° 4 - 12035 RACCONIGI (CN)  
P.IVA/C.F. 02554410049  
Tel. 0172 83450 - 0172 244623 - Fax 0172 244623  
WEB www.studioetaprogetti.it - Email info@studioetaprogetti.it - PEC studioetaprogetti@pec.it


## PIANTA PIANO TERRENO

(Scala 1:50)

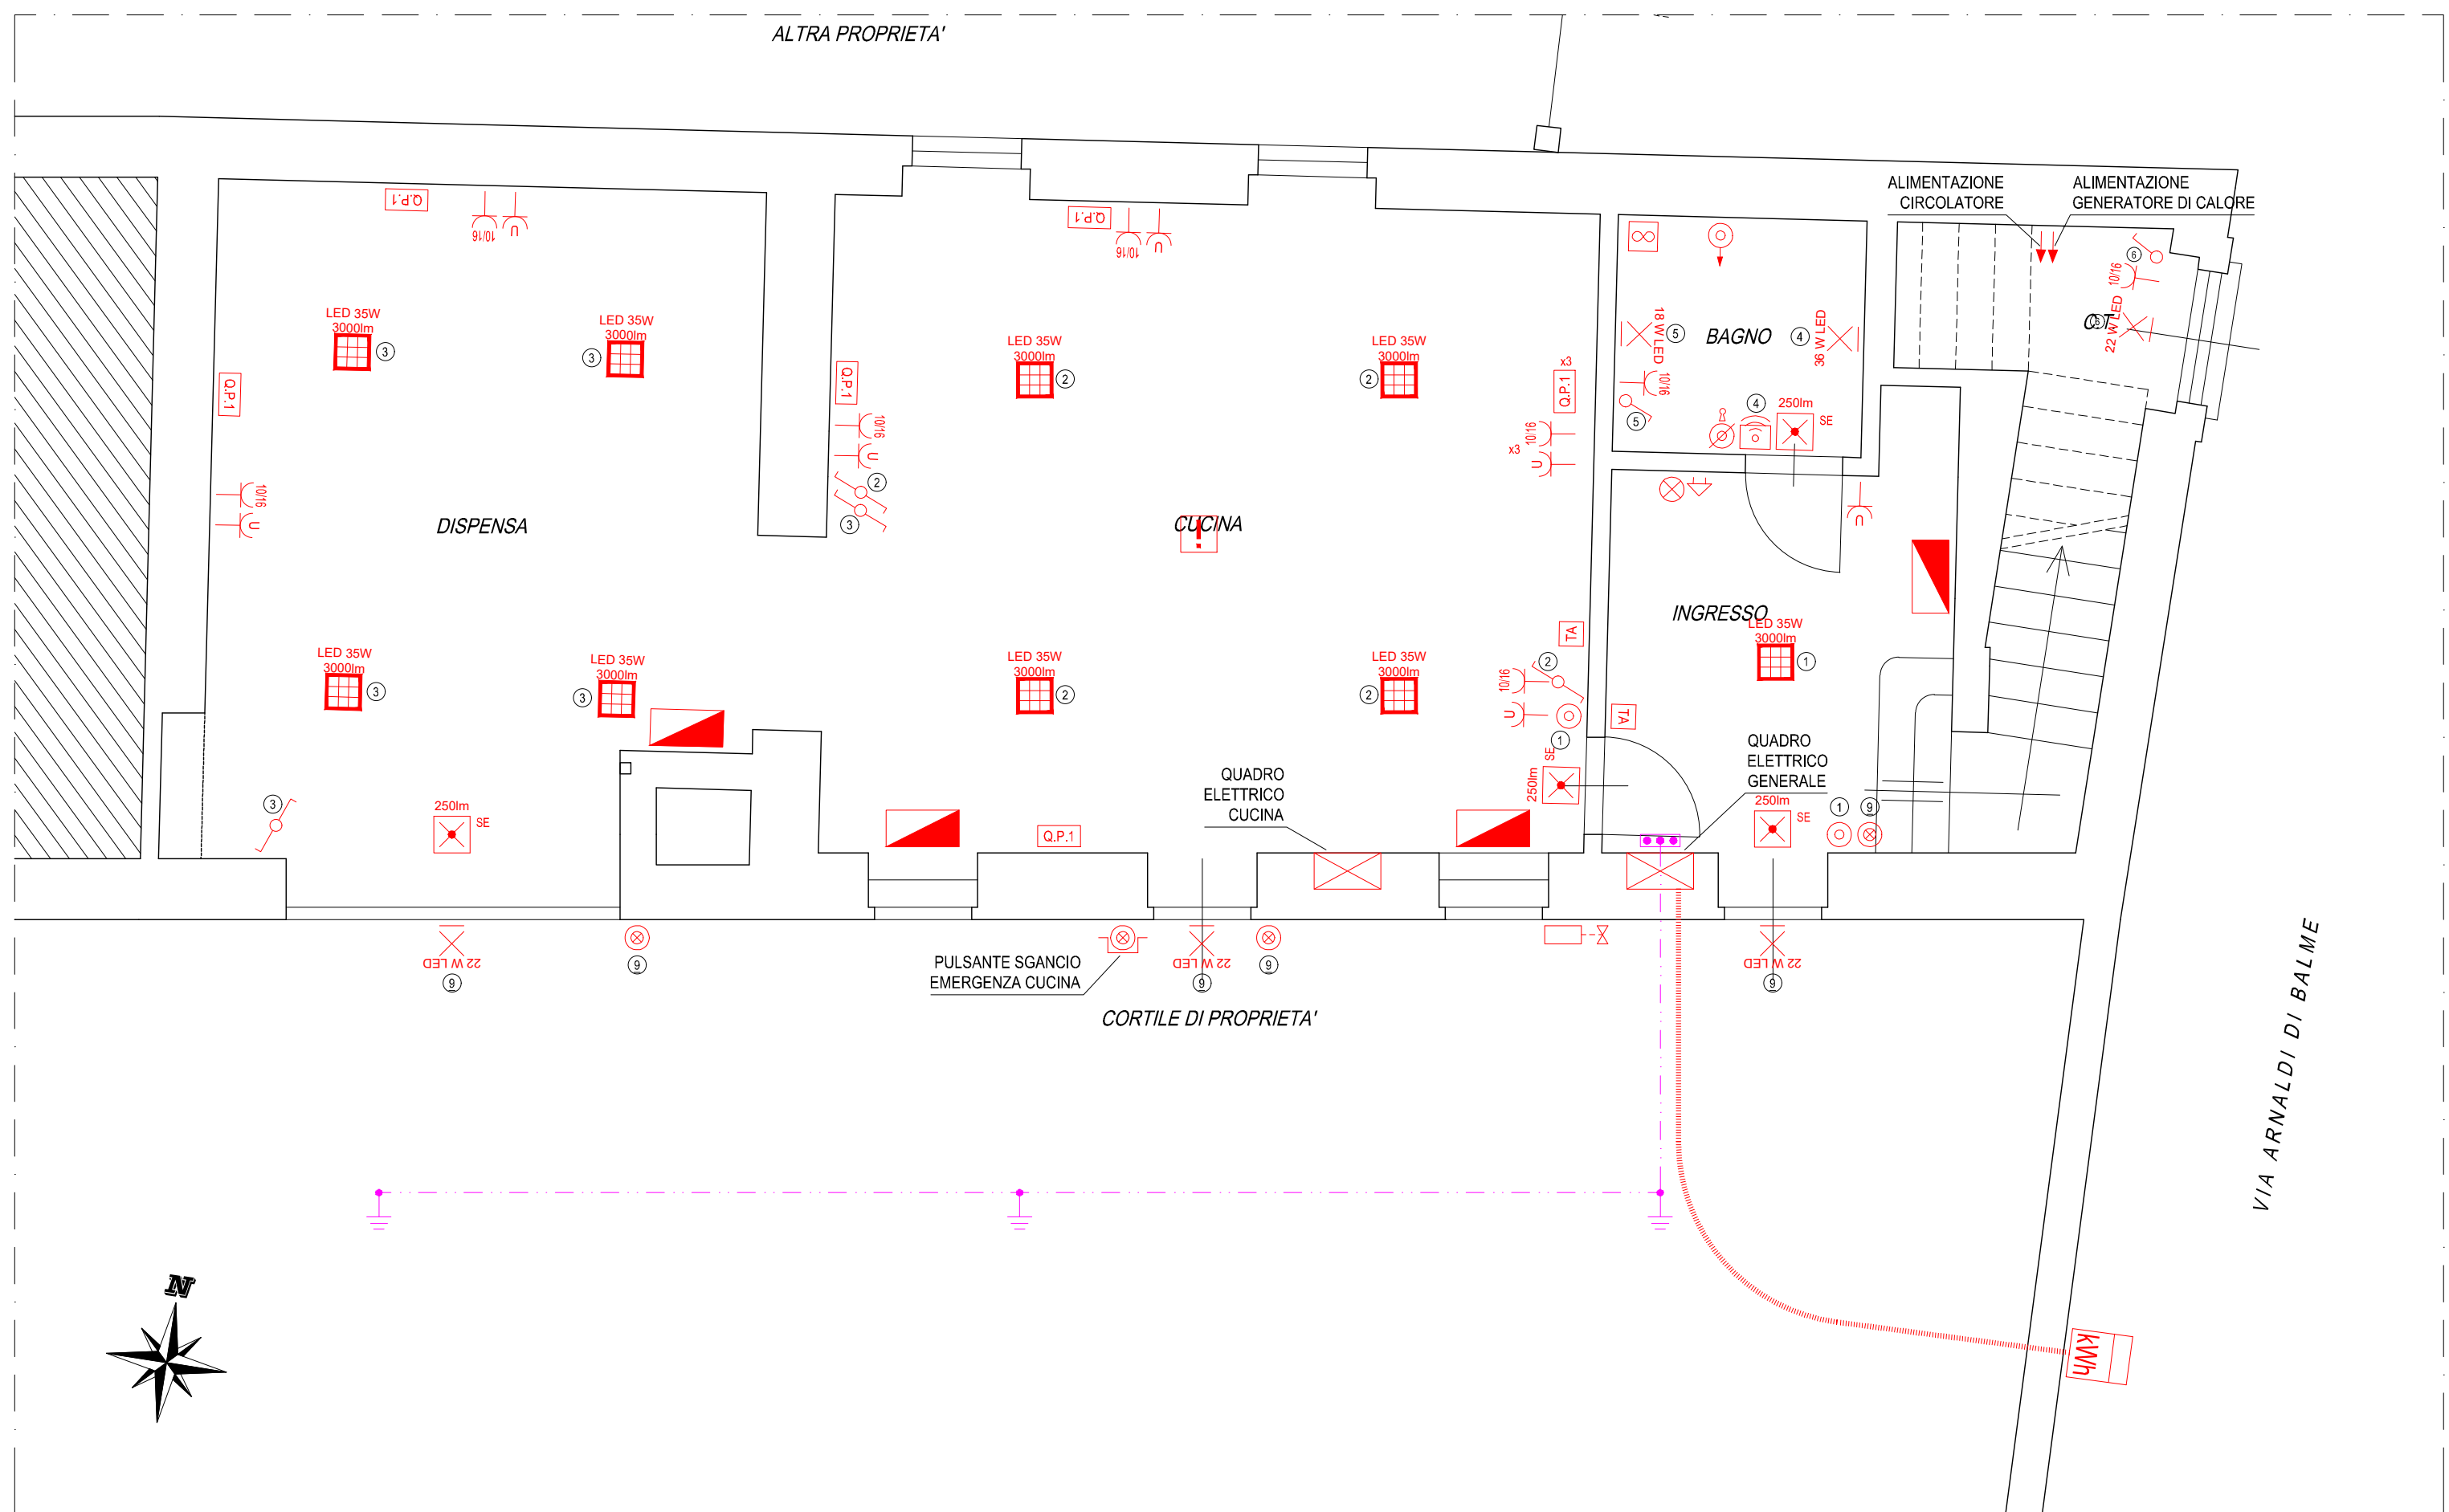


## PIANTA PIANO PRIMO

(Scala 1:50)

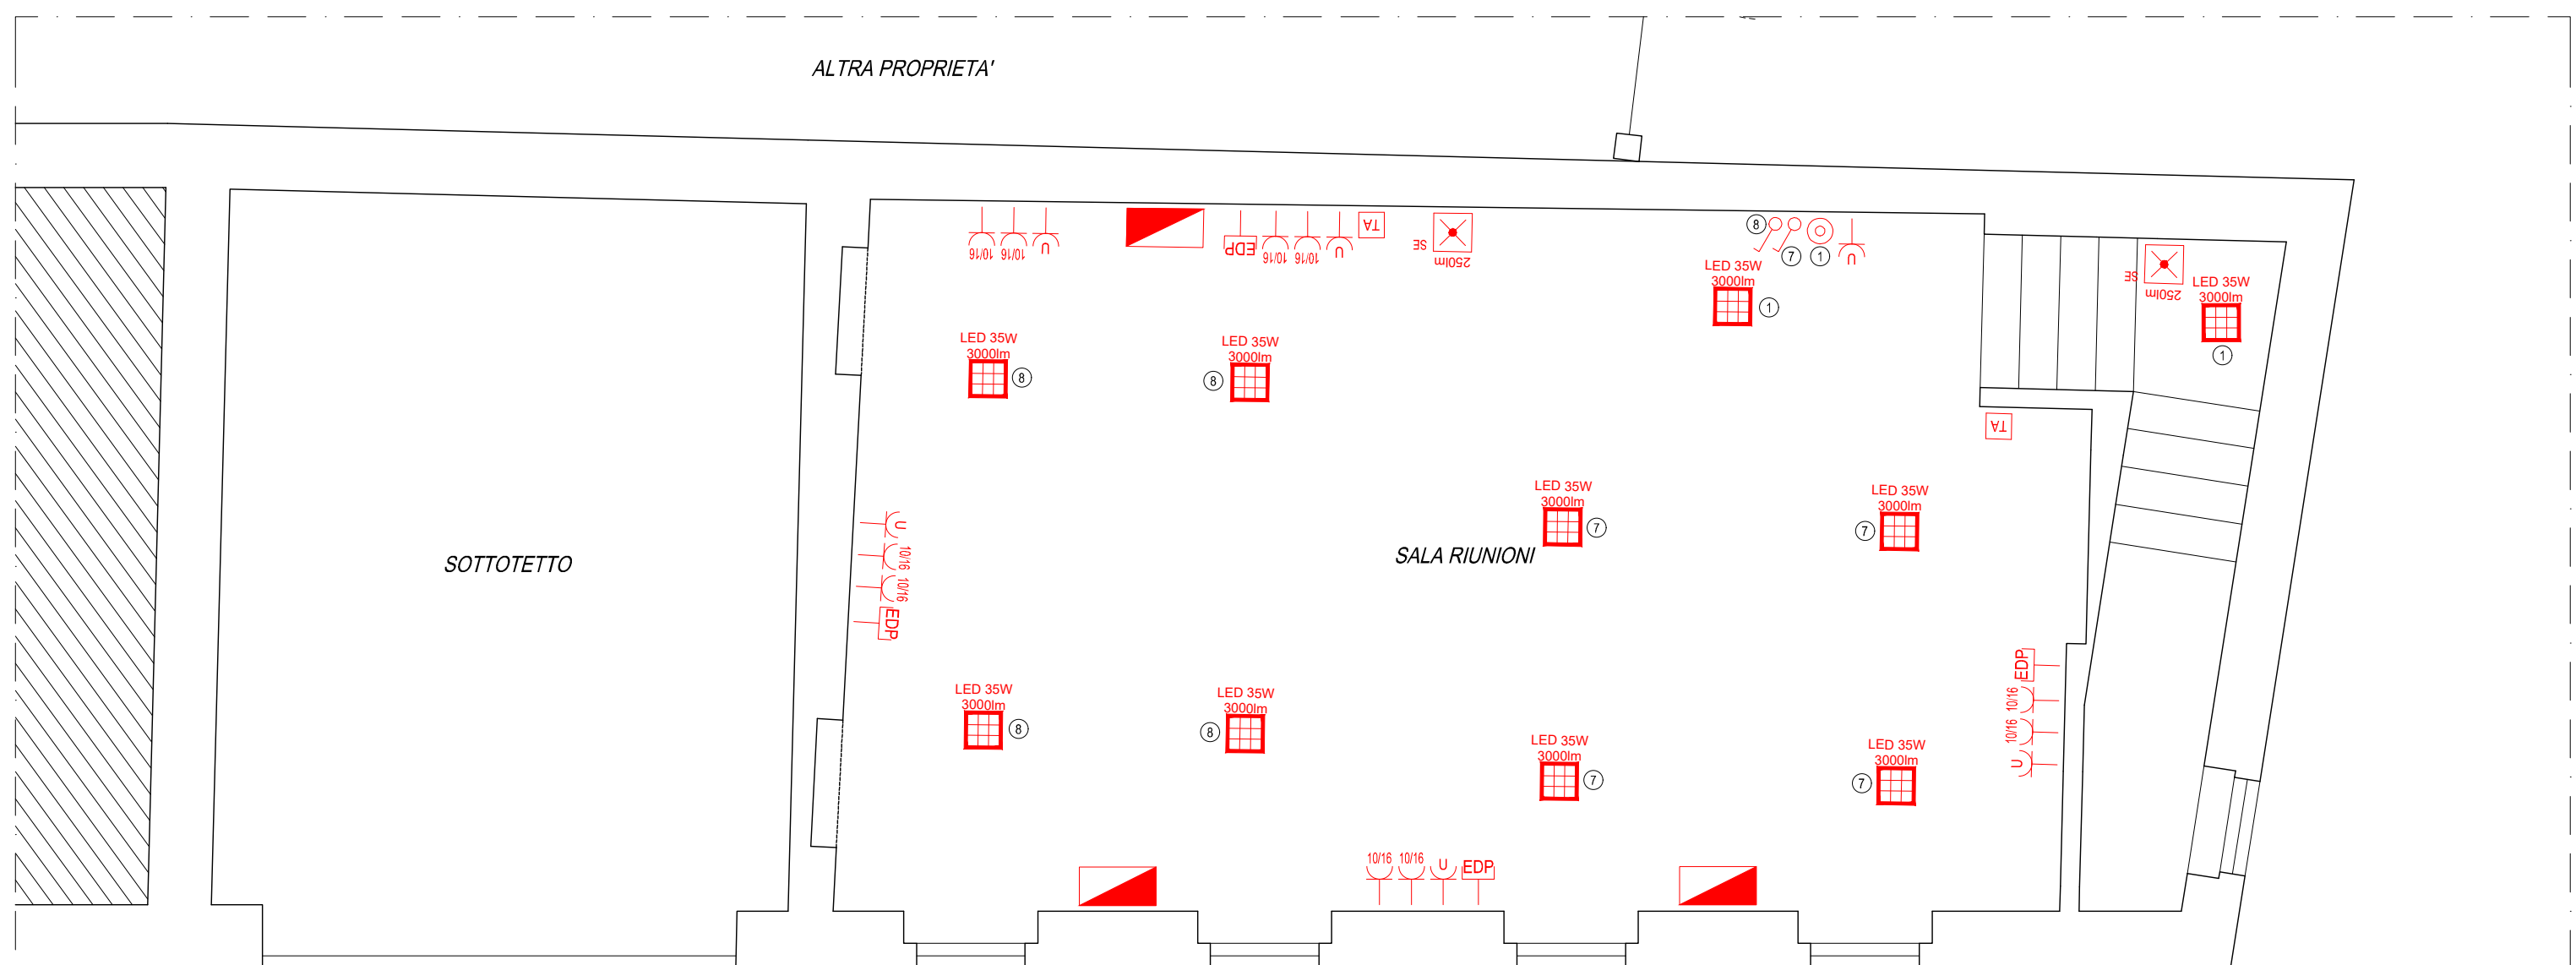

## PARTICOLARE QUADRO PRESE

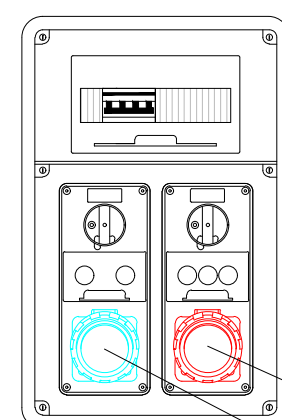

**LEGENDA INTERRUTTORI:**  
Q1: N° 1 INTERRUPTORE AUTOMATICO MAGNETOTERMICO 4P In=16A  
P.d.I.=6KA PER PROTEZIONE PRESE IEC 2P+T 230V 16A INTERBLOCCATA  
E PRESE IEC 3P+N+T 400V 16A INTERBLOCCATA

PRESE IEC 3P+N+T 400V 16A  
INTERBLOCCATA  
PRESE IEC 2P+T 230V 16A  
INTERBLOCCATA

N.B.: -- I NUMERI RIPORTATI (AD ES.Ⓢ) INDICANO LA CORRISPONDENZA TRA GLI APPARECCHI ILLUMINANTI ED I RELATIVI COMANDI

### LEGENDA

SIMBOLO	DESCRIZIONE
	INTERRUTTORE DI COMANDO
	INTERRUTTORE DI COMANDO CON SPIA LUMINOSA
	INTERRUTTORE DEVIATORE
	PULSANTE DI COMANDO
	PULSANTE DI COMANDO CON SPIA LUMINOSA
	PULSANTE DI TACITAZIONE RICHIESTA ASSISTENZA A CHIAVE
	PULSANTE A TIRANTE RICHIESTA ASSISTENZA
	PULSANTE DI SGANCIO CON SPIA LUMINOSA SOTTO VETRO FRANGIBILE
	RILEVATORE VOLUMETRICO DI PRESENZA
	PRESA 2P+T 230V 10/16A DEL TIPO UNIVERSALE
	PRESA 2P+T 230V 10/16A DEL TIPO A DOPPIO INTERASSE
	PRESA PER APPLICAZIONI TELEMATICHE (RJ45)
	QUADRO PRESE COSTITUITO DA: - N° 1 PRESA IEC 2P+T 230V 16A INTERBLOCCATA - N° 1 PRESA IEC 3P+N+T 400V 16A INTERBLOCCATA - N° 1 INTERRUPTORE AUTOMATICO MAGNETOTERMICO 4P In=16A P.d.I.=6KA
	PLAFONIERA A PARETE CON MODULO LED DA 18 W
	PLAFONIERA A PARETE CON MODULO LED DA 22 W
	PLAFONIERA A PARETE CON MODULO LED DA 36 W
	PLAFONIERA LED QUADRATA 60x60 cm A PLAFONE CON MODULO LED DA 35 W
	PLAFONIERA D'EMERGENZA CON MODULO LED, FLUSSO LUMINOSO 250 lm, DEL TIPO S.E. (AD ILLUMINAZIONE NON PERMANENTE)
	SEGNALAZIONE OTTICO-ACUSTICA RICHIESTA ASSISTENZA
	ASPIRATORE CON SERRANDA
	CRONOTERMOSTATO AMBIENTE
	RIVELATORE FUGHE GAS
	ELETTRICALVOLTA A DUE VIE
	VENTILCONVETTORE
	QUADRO ELETTRICO
	MISURATORE DI ENERGIA
	PIASTRA EQUIPOTENZIALE
	PUNTAZZA IN ACCIAIO 50x50x5 mm l=1,5 m
	CORDA NUDA IN RAME SEZIONE 35 mmq
	CAVIDOTTO IN PVC Ø EST. = 125 mm INTERRATO